

プレキャスト調整池 底版配筋図

平面図 S=1:200

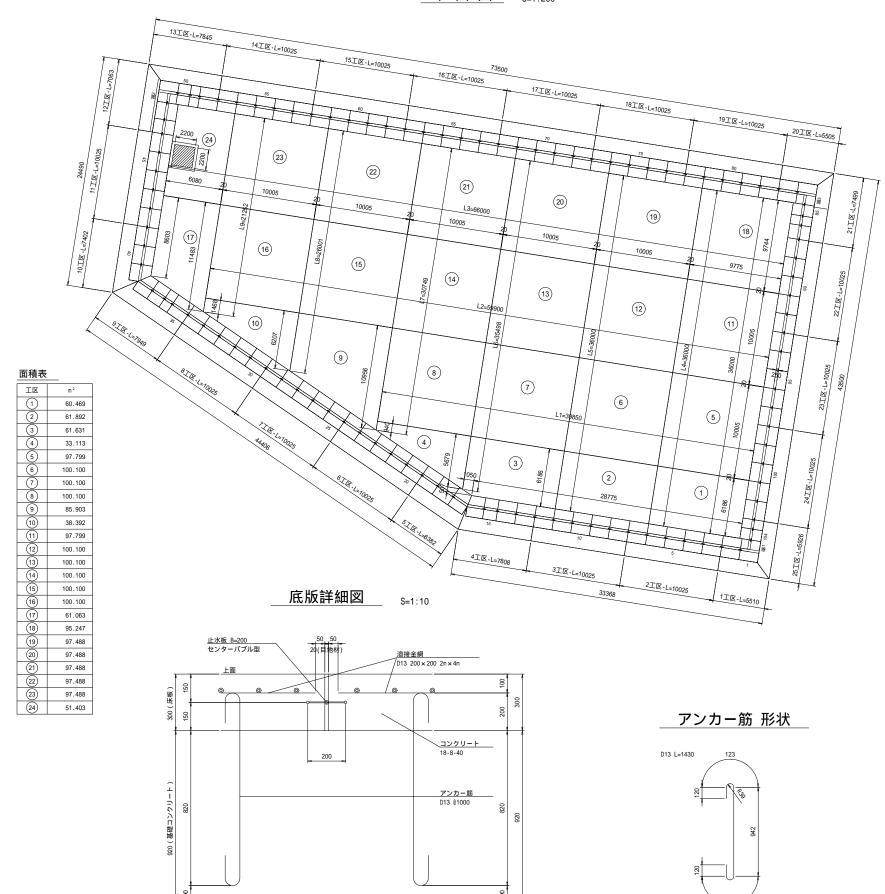


溶接金網配置案 __ S=1:100

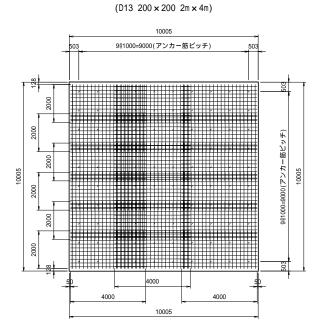

溶接金網 継手長 S=1:50

 $(D13\ 200 \times 200\ 2m \times 4m)$

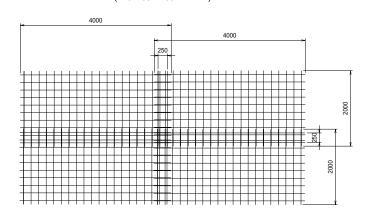

	工事名	ごみ処理施設造成計画実施設計業務委託		
	図面名	プレキャスト調整池 底版配筋図		
	作成年月日	令和7年3月		
	縮尺	S=1:200	図面番号	32
	会社名	クヌギ建設コンサルタント株式会社		
•	事業者名	山梨西部広域環境組合		

A3版の縮尺は表示の2分の1とする